
 

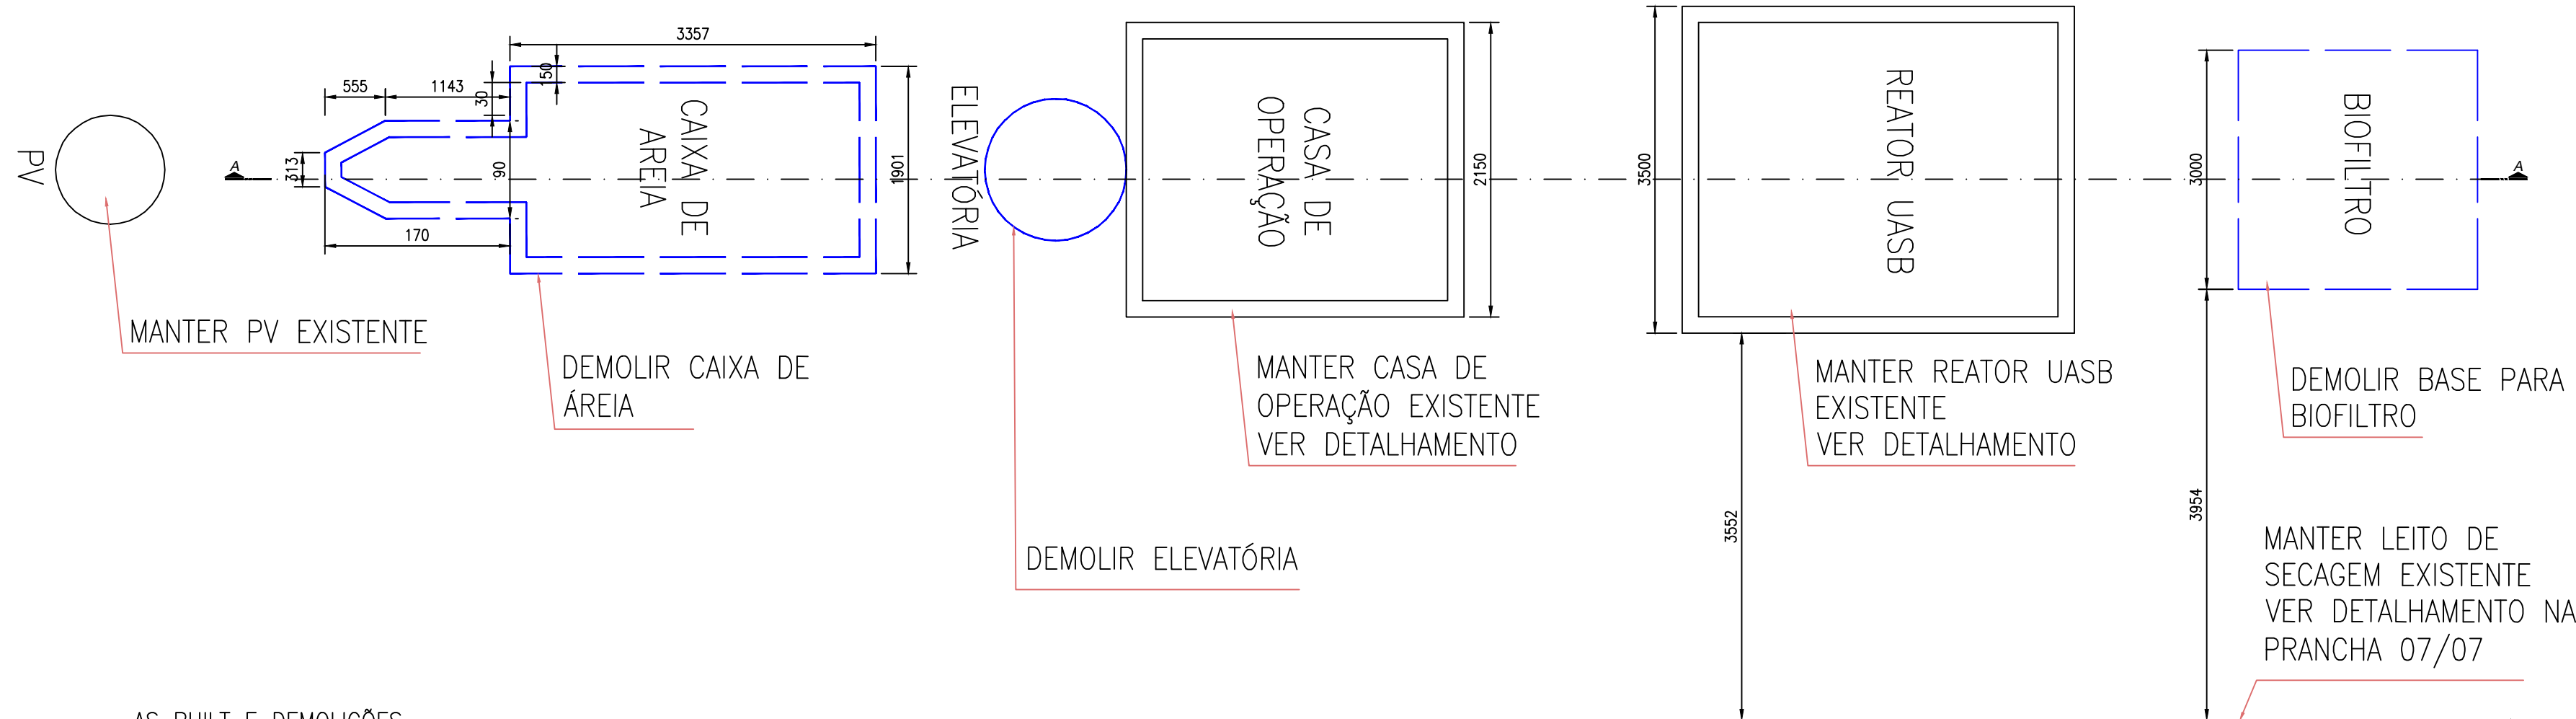



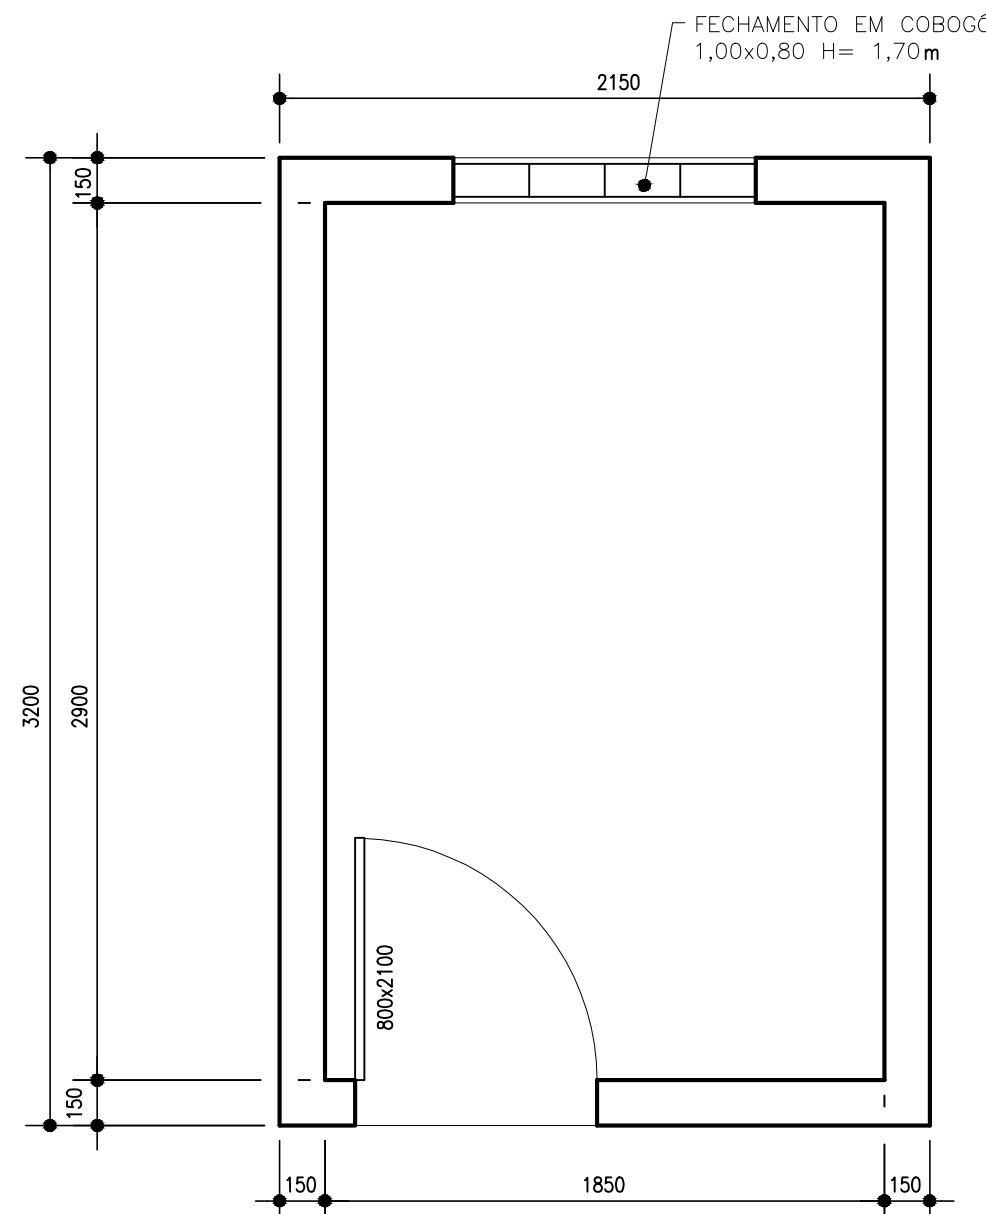


AS BUILT E DEMOLIÇÕES
Escala: 1/50

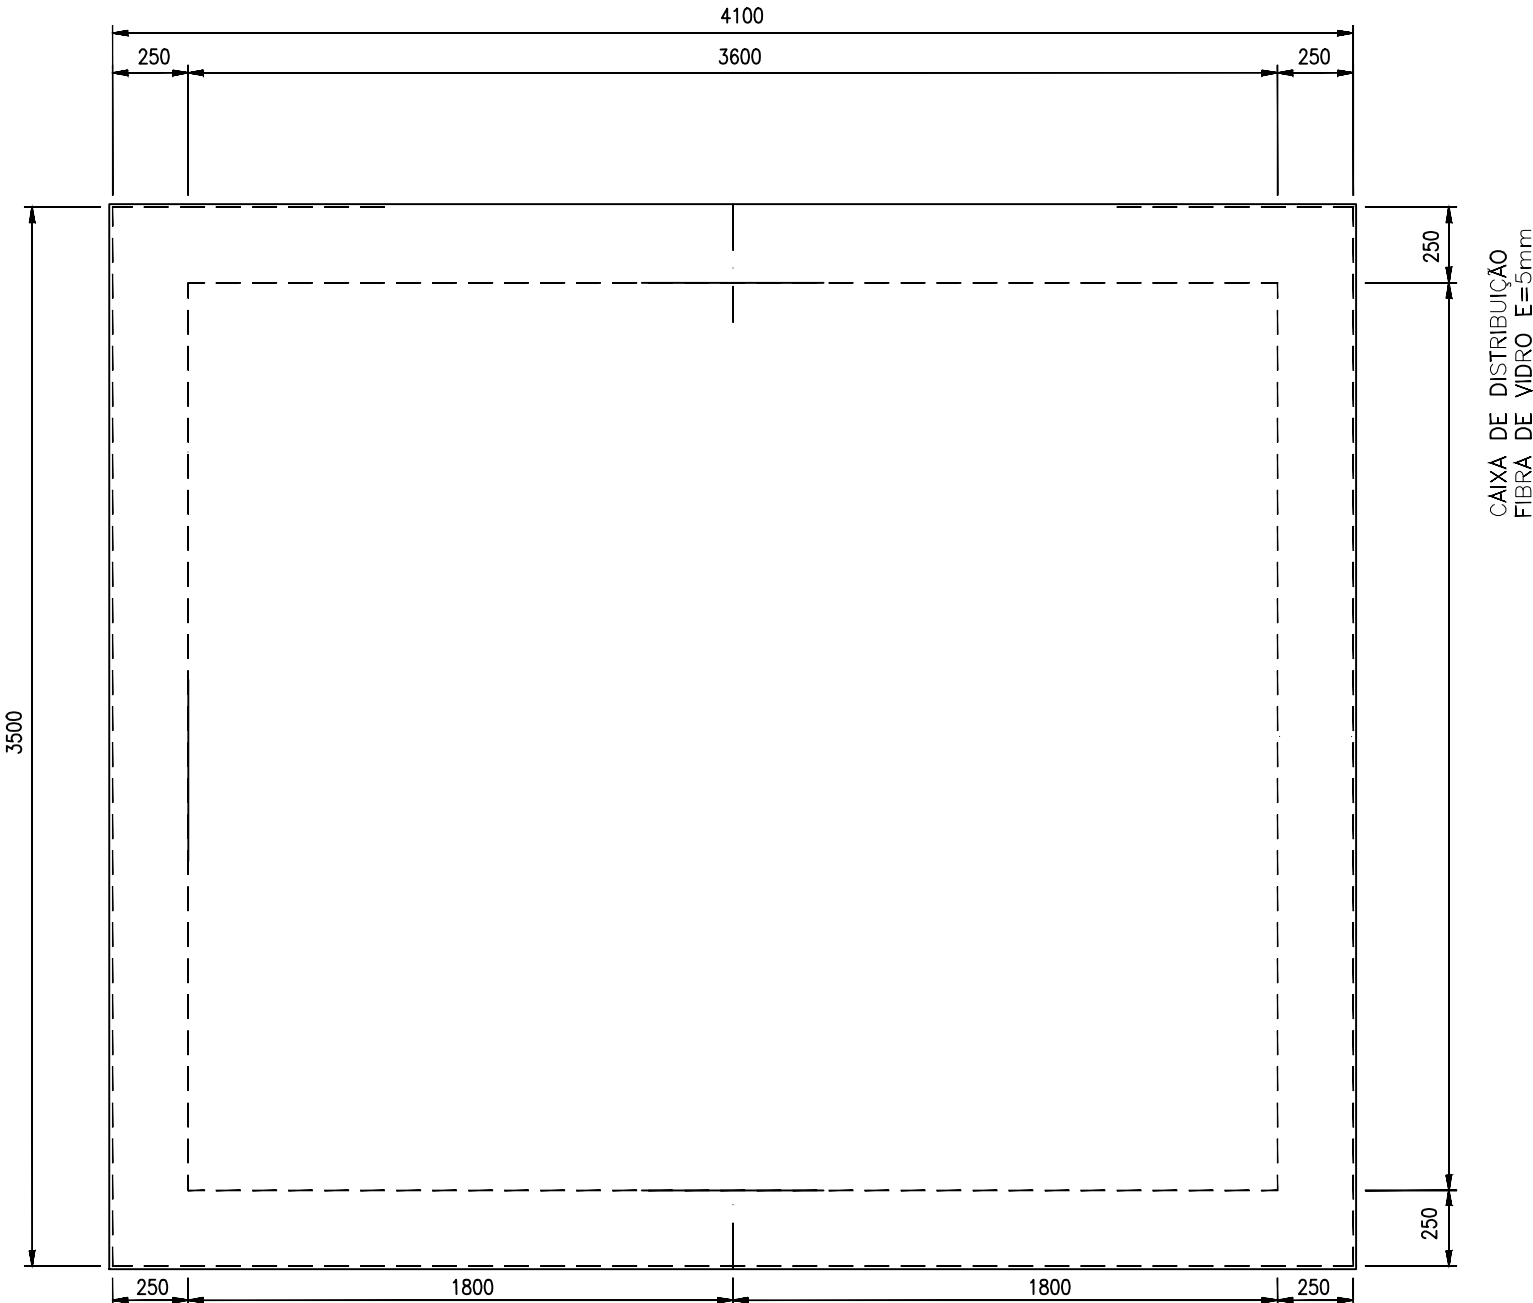

PLANTA BAIXA CASA DE OPERAÇÃO
Escala: 1/25

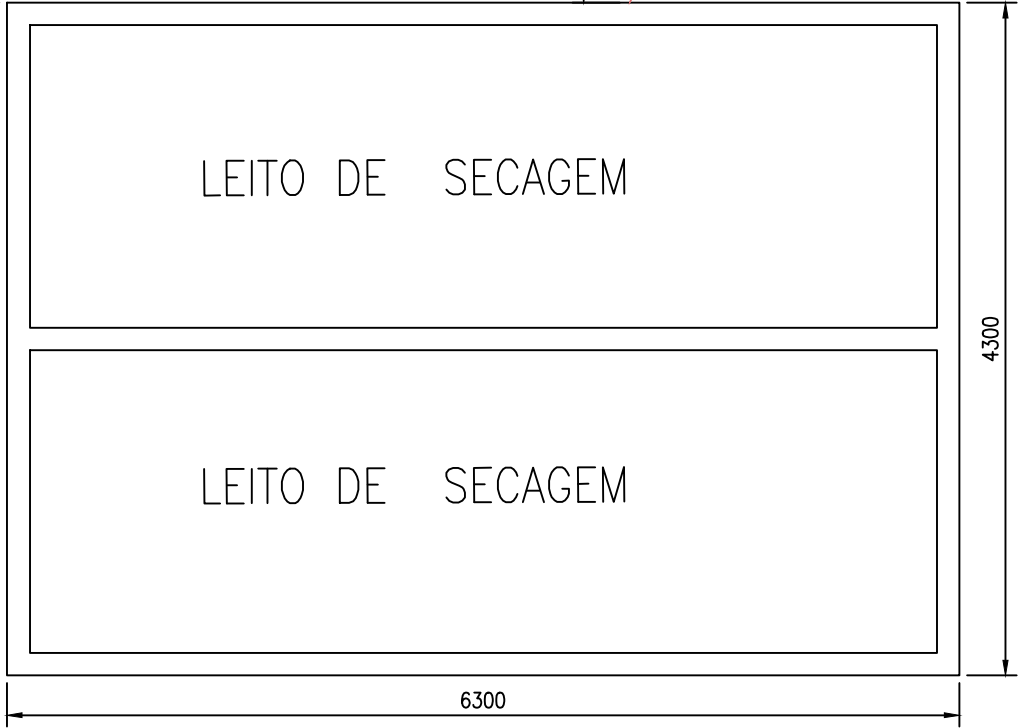

PLANTA BAIXA REATOR UASB
Escala: 1/25

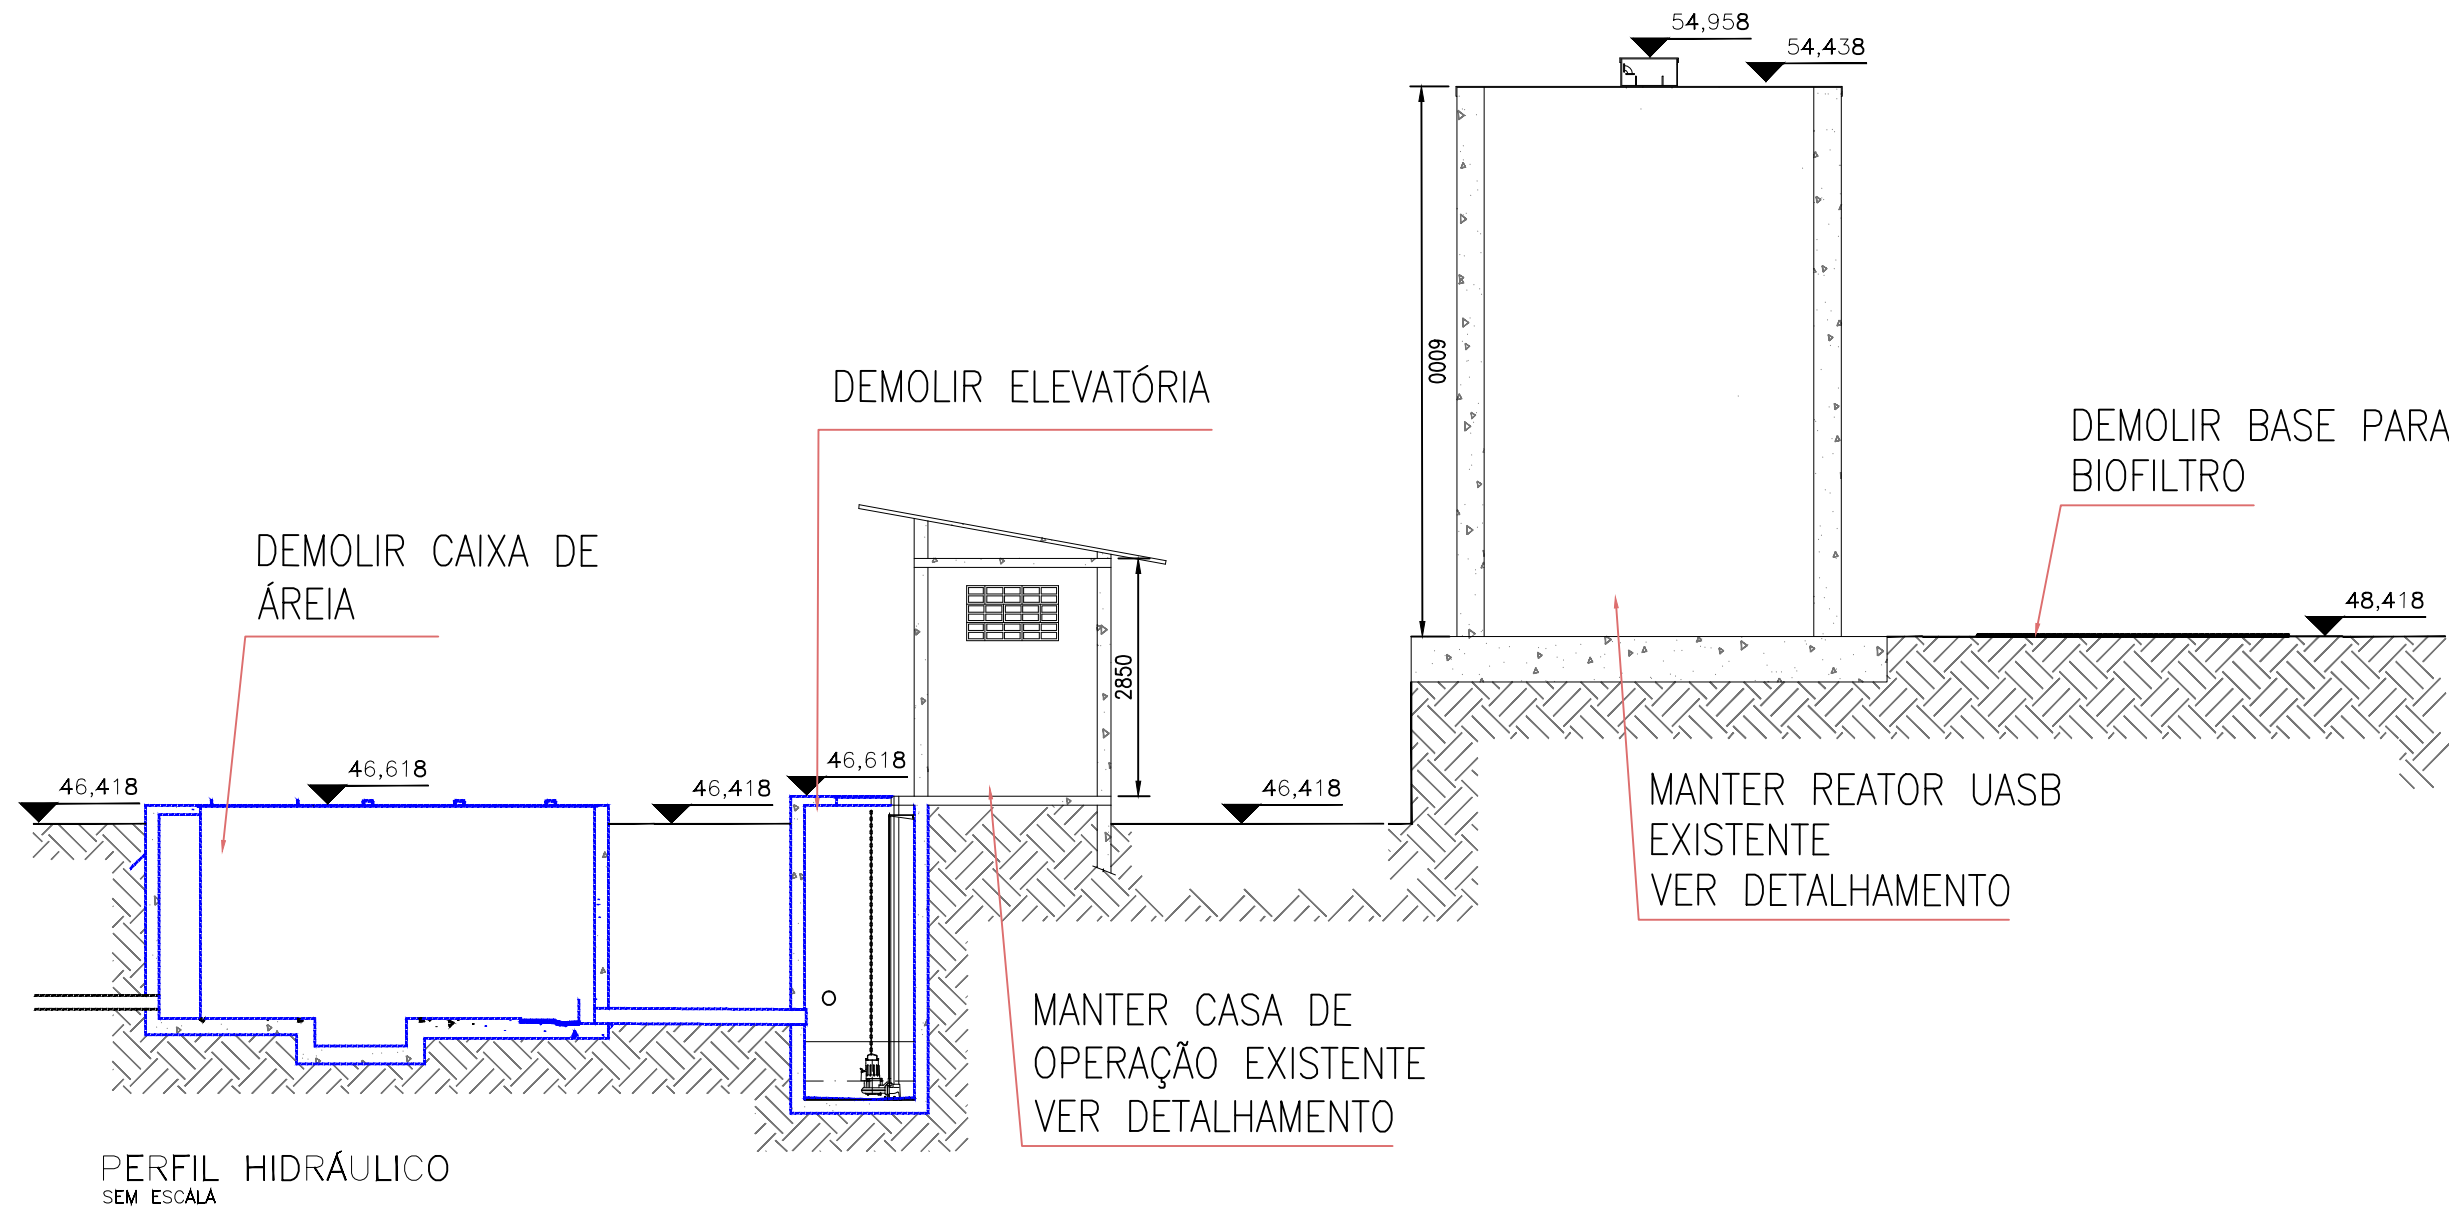

PERFIL HIDRÁULICO
SEM ESCALA

2						
1						
REV:	DESCRIÇÃO			DATA	EXEC.	VERIF. APROV.
DESCRIÇÃO:			BIOENG SERVIÇOS			PROPRIETÁRIO
AS BUILT E DEMOLIÇÕES						PMGL
EXTENÇÃO : cm						MAIKON ARNONI
RESP. TÉCNICO:			OBJETO: ETE MORELLO - VAZÃO MÉDIA = 2 LS - REATOR UASB + BIOFILTRO AERADO SUBMERSO + DECANTADOR LAMELAR			DATA
Rafael Garcia de Souza CREA: ES-031828/D						JUNHO/2022
VERIFICADO:	-	/ /	TÍTULO: ESTAÇÃO DE TRATAMENTO DE ESGOTOS			ESCALA INDICADA
APROVADO:	-	/ /				FOLHA 01/01



INFORMAÇÕES DO DOCUMENTO

Documento capturado em 27/06/2024 14:07:52 (HORÁRIO DE BRASÍLIA - UTC-3)
por LEONARDO PRANDO FINCO (CIDADÃO)
Valor Legal: CÓPIA SIMPLES | Natureza: DOCUMENTO NATO-DIGITAL

A disponibilidade do documento pode ser conferida pelo link: <https://e-docs.es.gov.br/d/2024-TG03DP>