
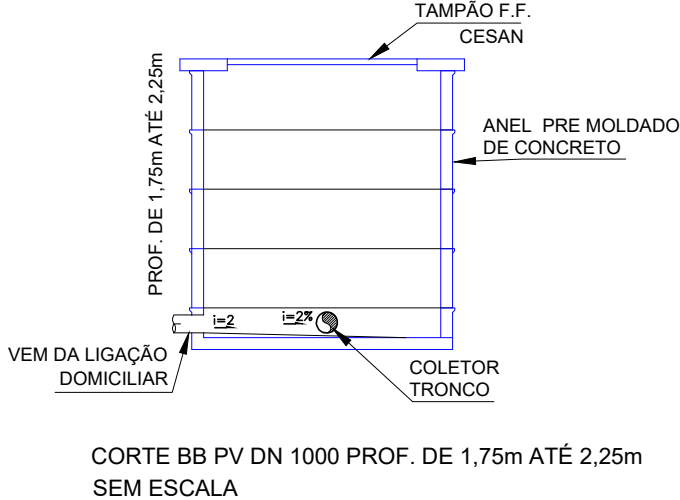
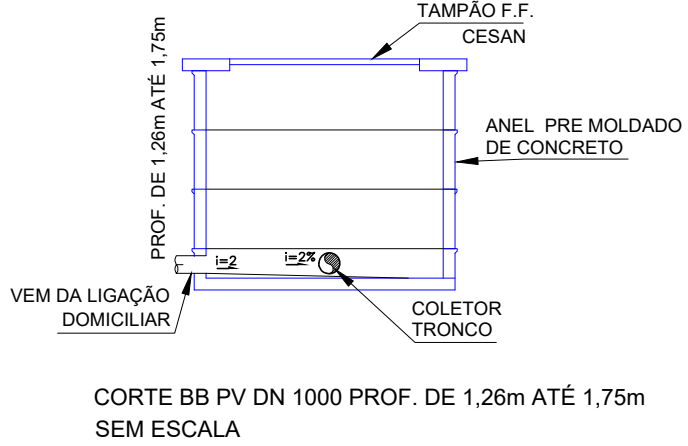
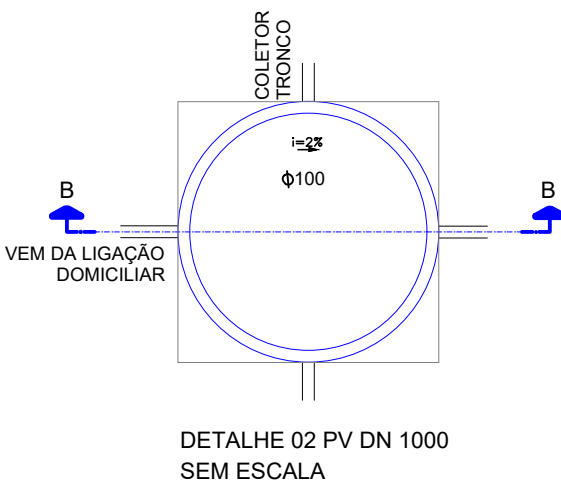
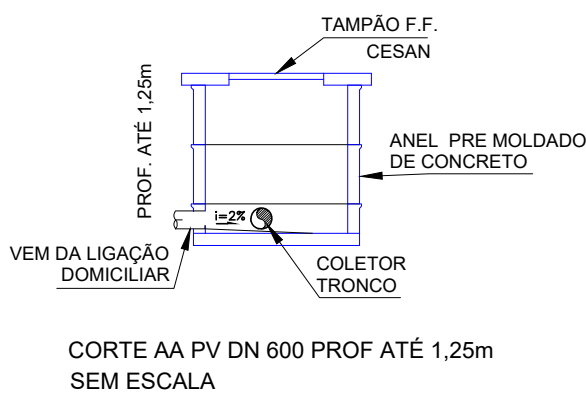
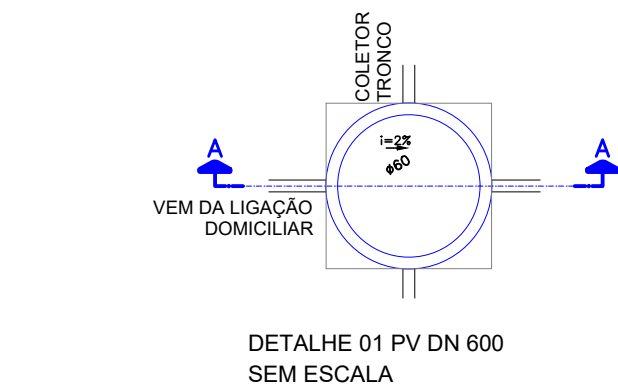
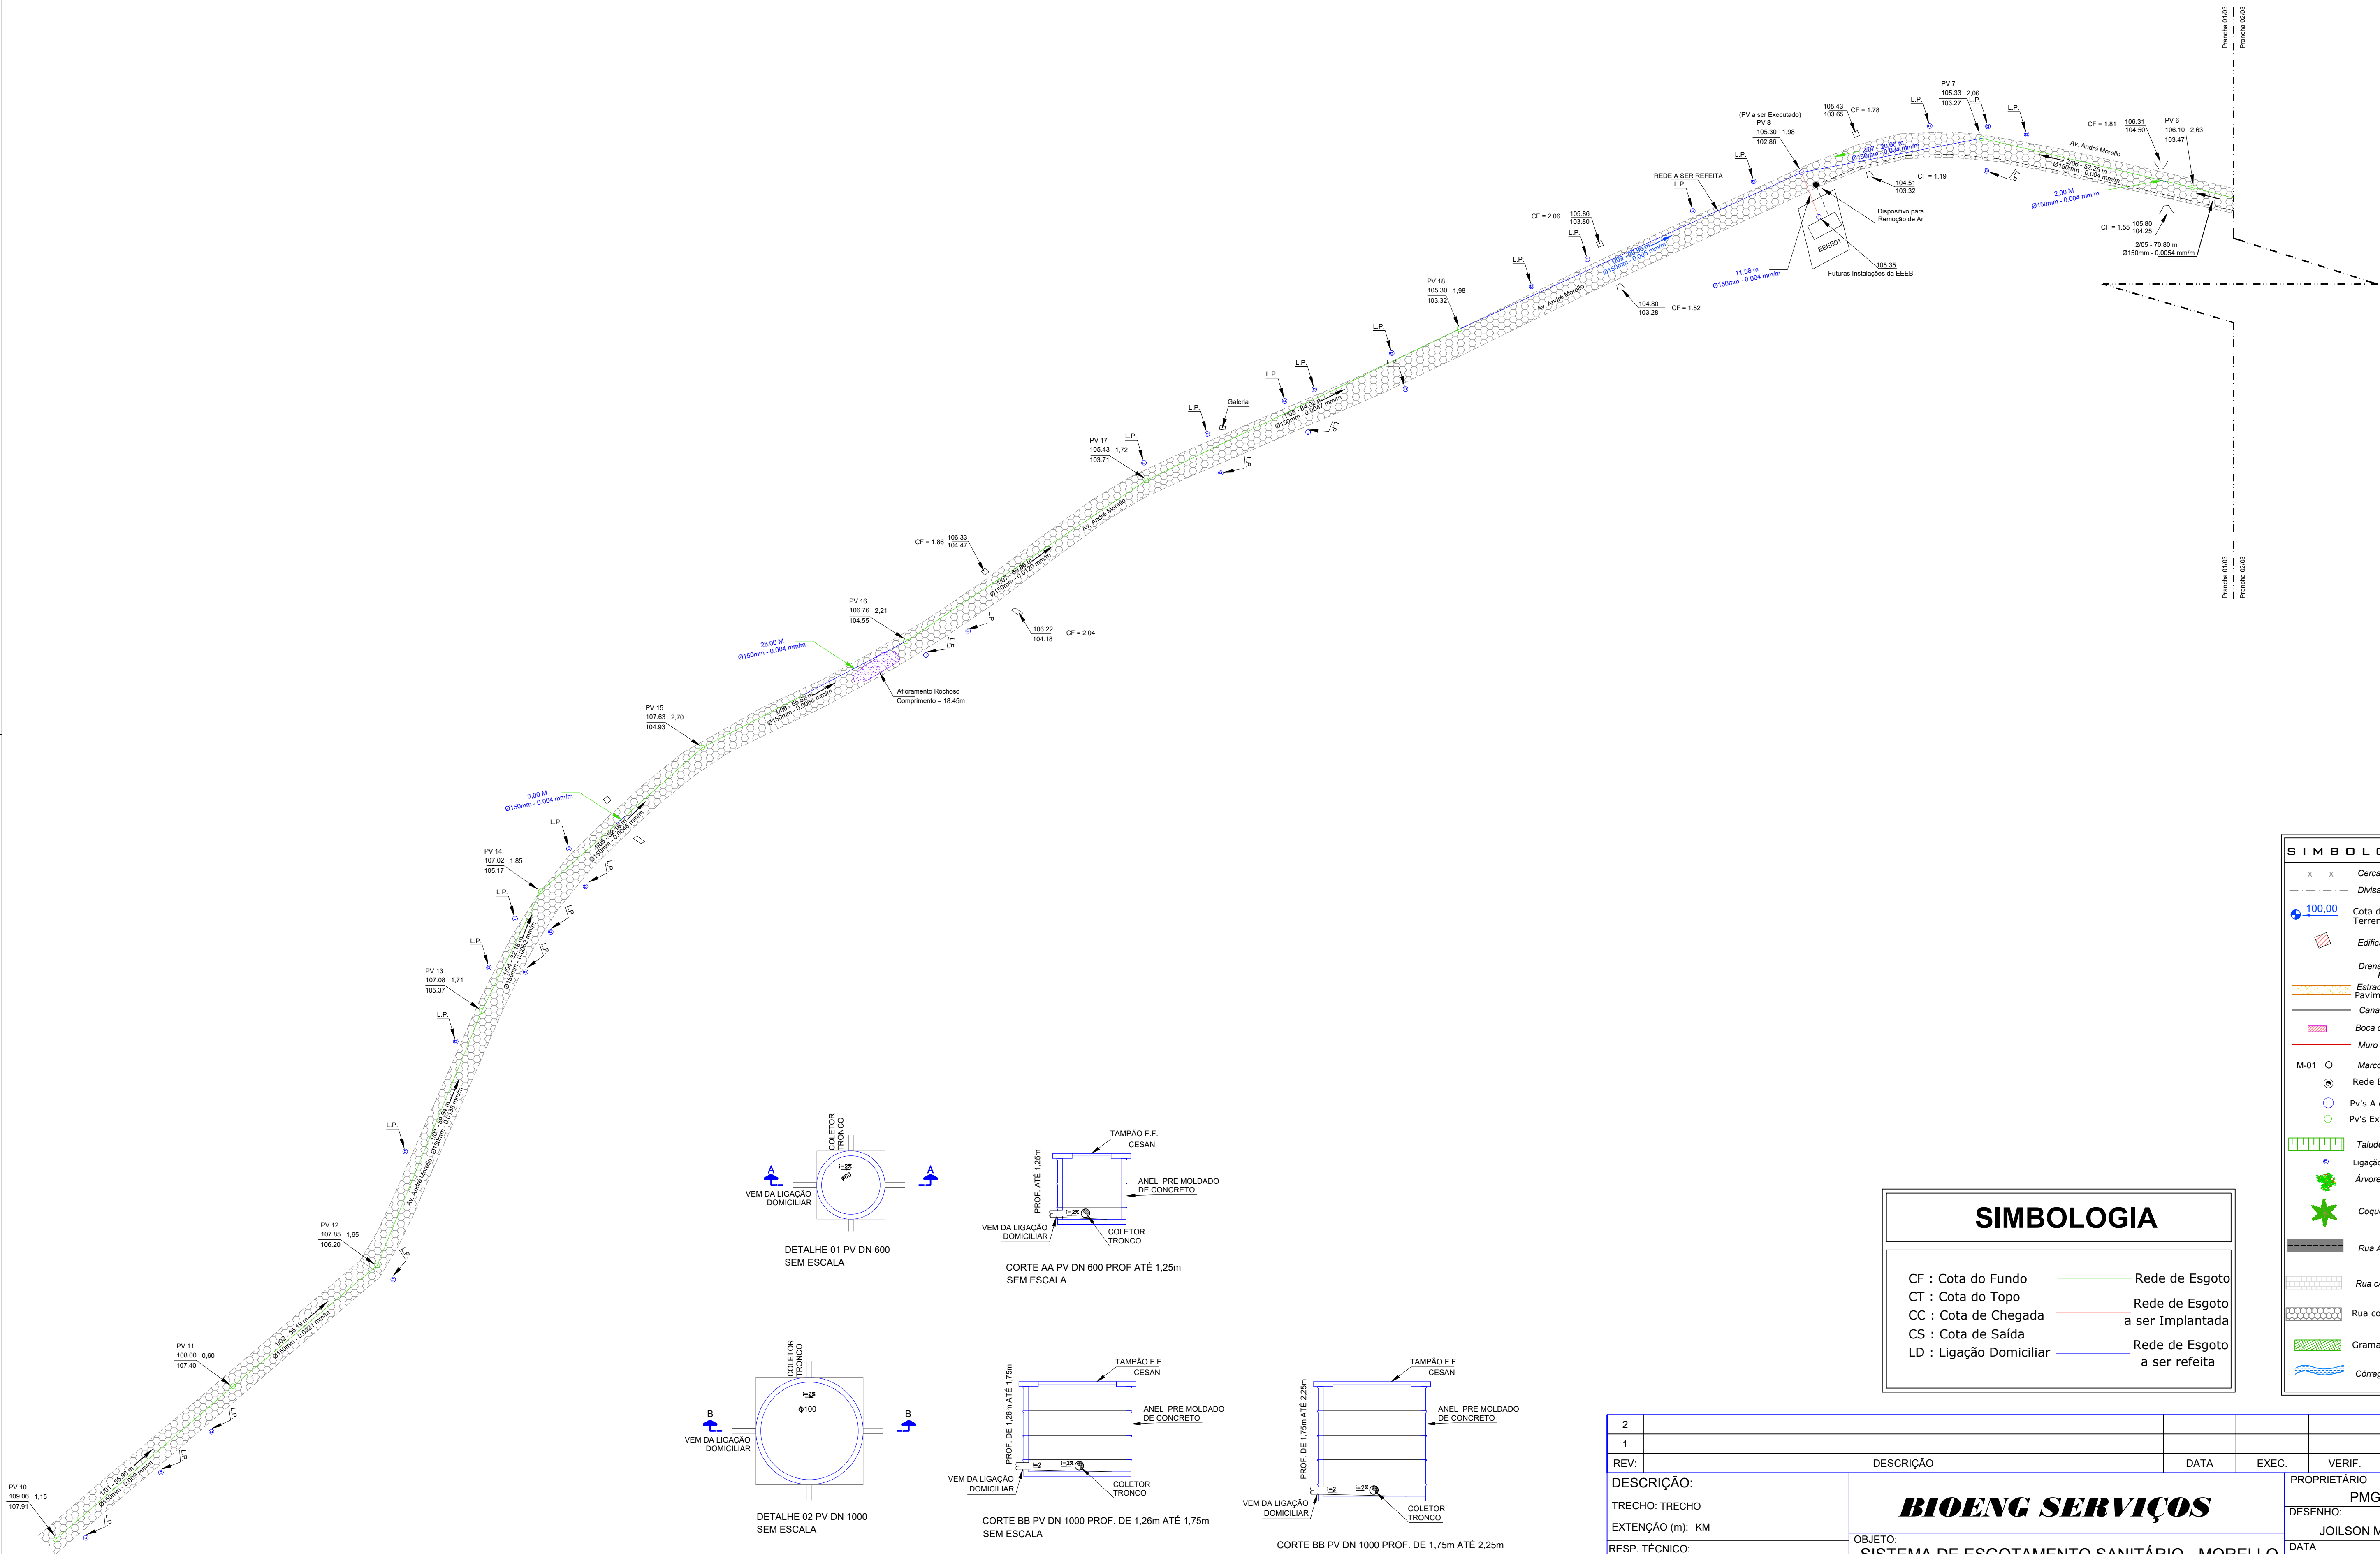


Planta de Situação Topográfica
Escala : 1 / 750

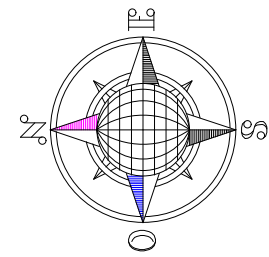

SIMBOLOGIA

CF : Cota do Fundo
CT : Cota do Topo
CC : Cota de Chegada
CS : Cota de Saída
LD : Ligação Domiciliar

Rede de Esgoto a ser Implantada
Rede de Esgoto a ser refeita

SIMBOLOGIA

— x — x — Cerce
- - - - - Divisa Imaginária
100.00 Cota de Nível do Terreno / Estrada
Edificação
Drenagem Águas Pluviais
Estrada não Pavimentada
Canaleta
Boca de Lobo
Muro
M-01 Marco de Divisa
Rede Elétrica
Pv's A executar
Pv's Existente
Talude
Ligação predial proj.
Árvore
Coqueiro
Rua Asfaltada
Rua c/ Paralelep.
Rua com Bloquete
Grama
Córrego / Rio

2					
1					
REV:	DESCRIÇÃO	DATA	EXEC.	VERIF.	APROV.
DESCRÇÃO:					
TRECHO: TRECHO					
EXTENÇÃO (m): KM					
RESP. TÉCNICO:					
Rafael Garcia de Souza					
CREA: ES-031828/D					
VERIFICADO:	-	/	/		
APROVADO:	-	/	/		
		TÍTULO:			
		PLANTA BAIXA - REDE COLETORA DE ESGOTOS			
		OBJETO:			
		SISTEMA DE ESGOTAMENTO SANITÁRIO - MORELLO			
		PROPRIETÁRIO:			
		PMGL			
		DESENHO:			
		JOILSON MIGUEL			
		DATA:			
		MAIO/2022			
		ESCALA:			
		1:750			
		FOLHA:			
		01/03			



INFORMAÇÕES DO DOCUMENTO

Documento capturado em 27/06/2024 14:07:54 (HORÁRIO DE BRASÍLIA - UTC-3)
por LEONARDO PRANDO FINCO (CIDADÃO)
Valor Legal: CÓPIA SIMPLES | Natureza: DOCUMENTO NATO-DIGITAL

A disponibilidade do documento pode ser conferida pelo link: <https://e-docs.es.gov.br/d/2024-4WW97Q>