

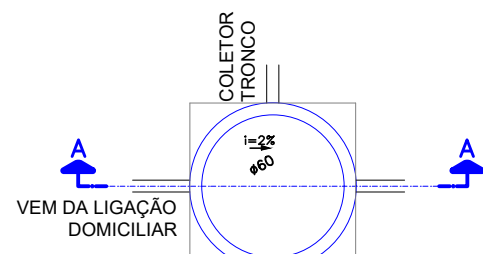
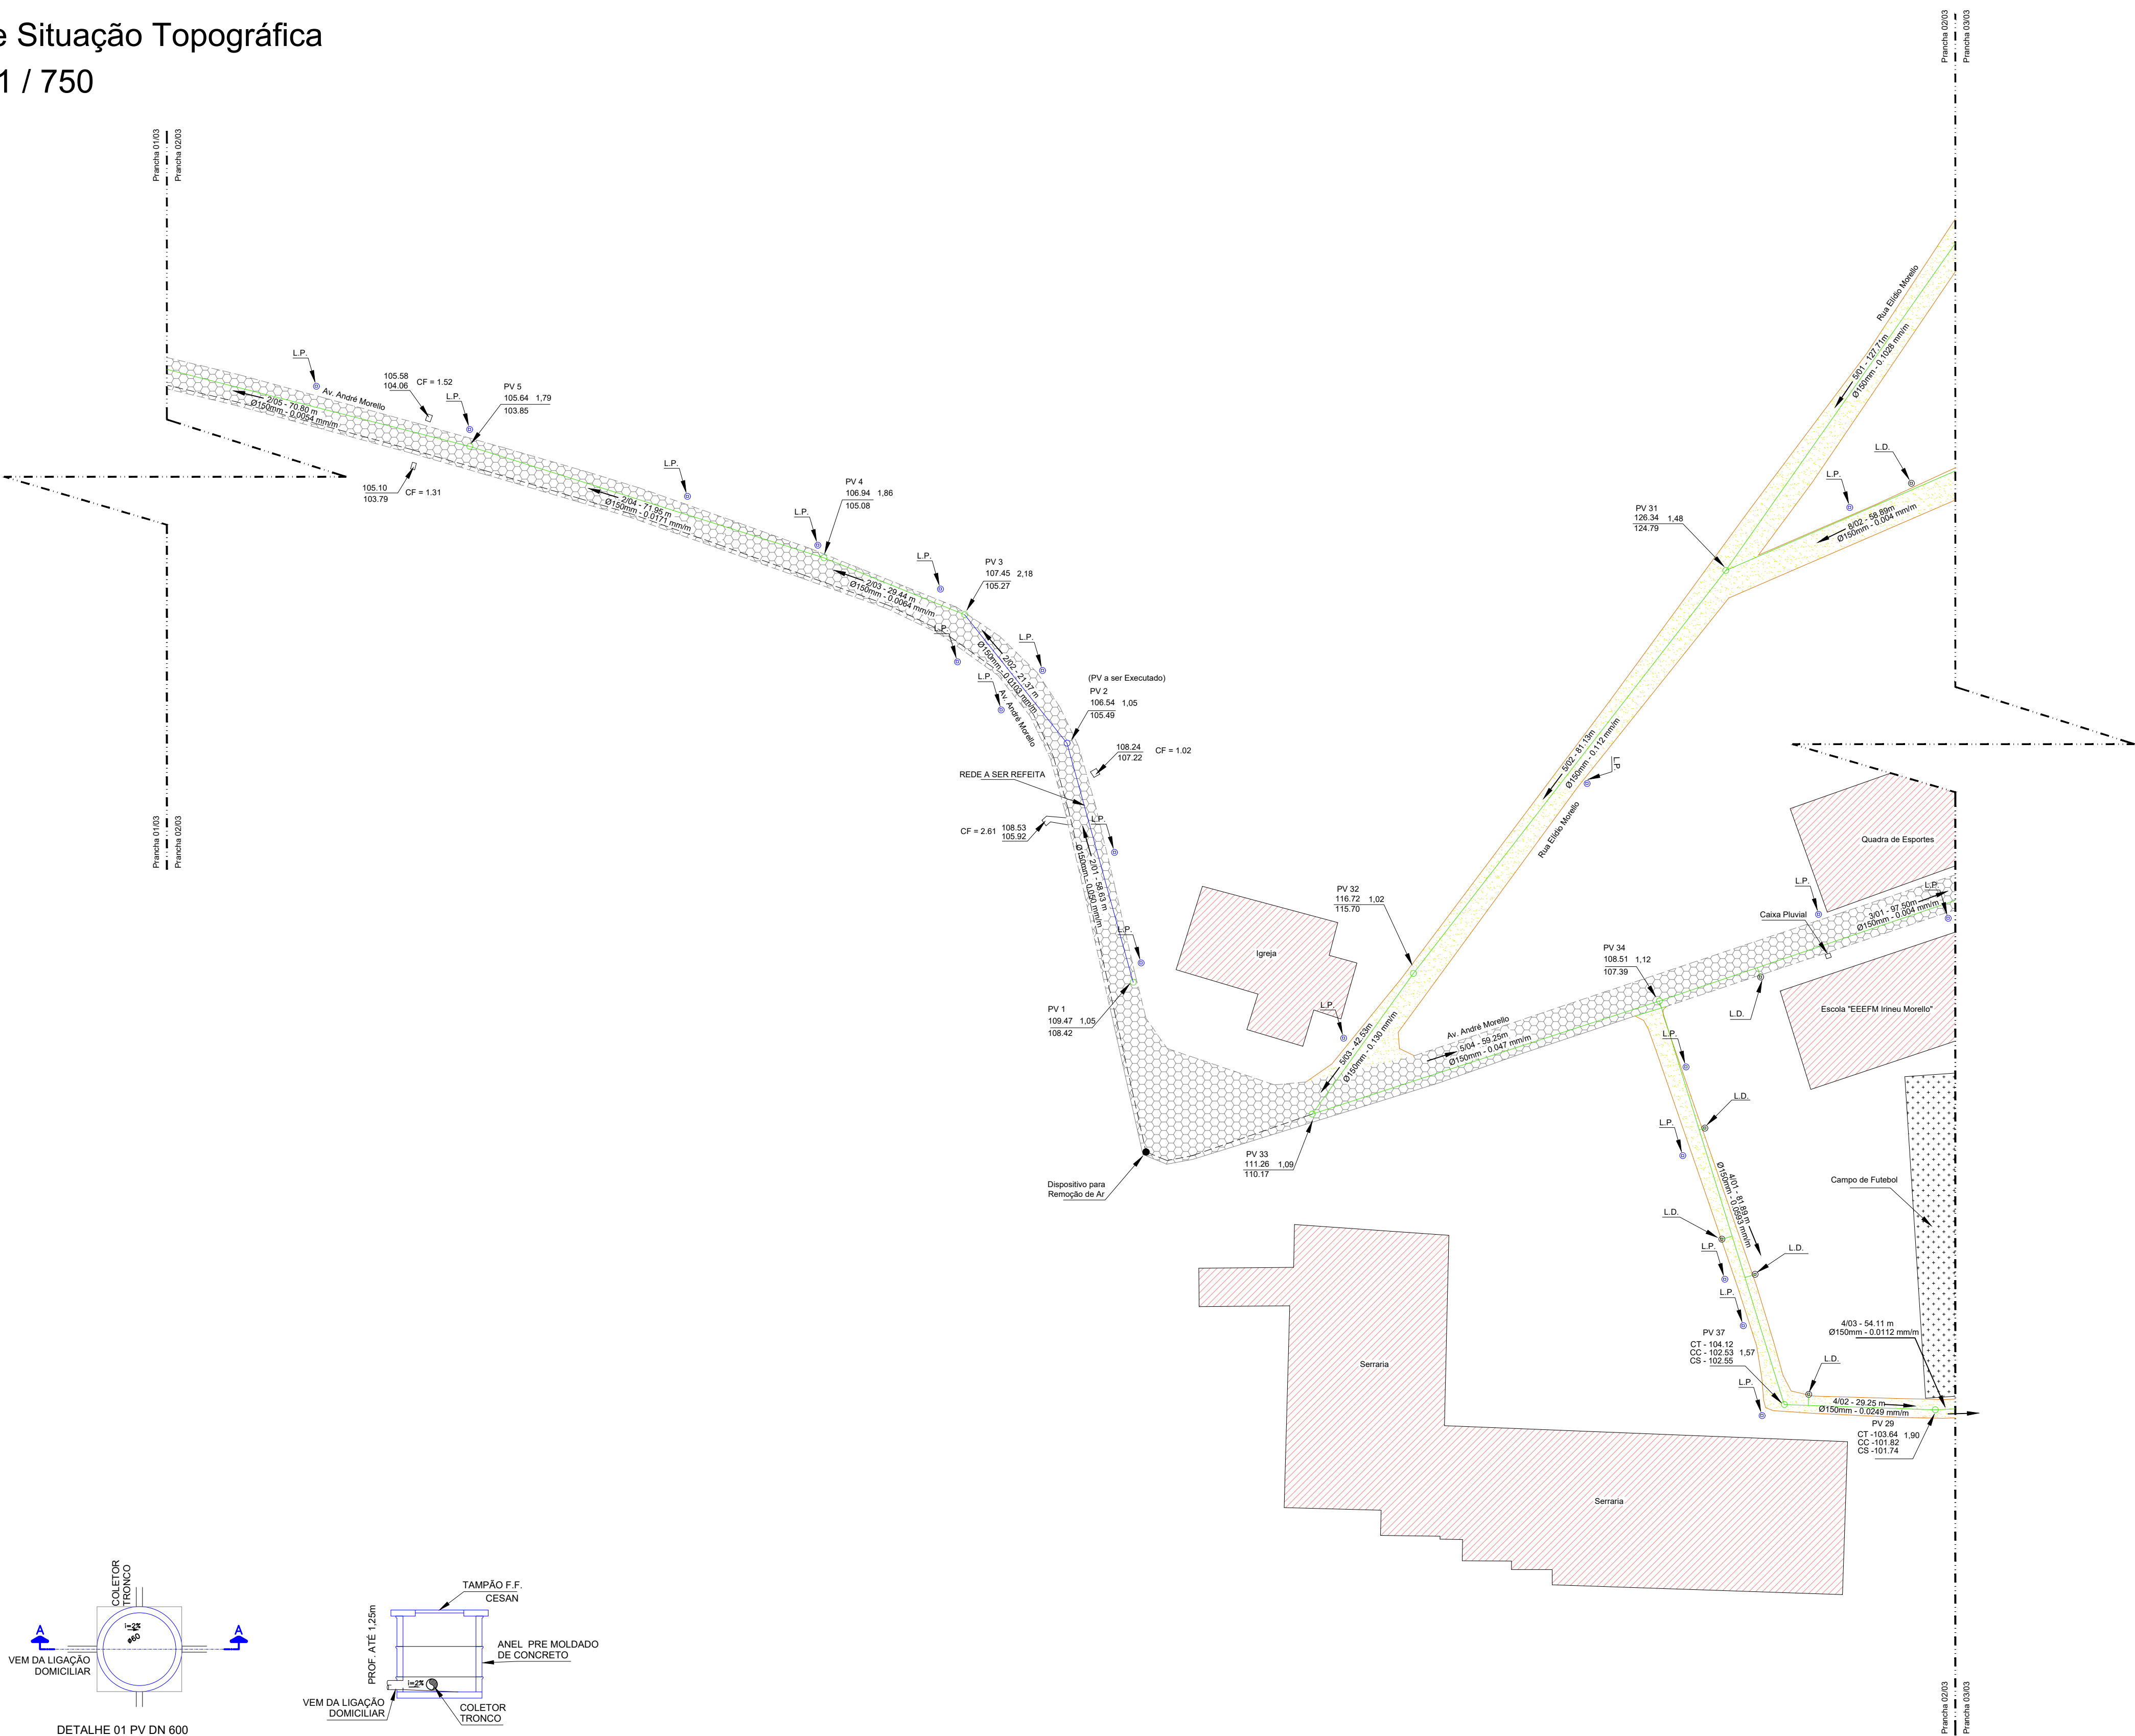


Planta de Situação Topográfica


Escala : 1 / 750

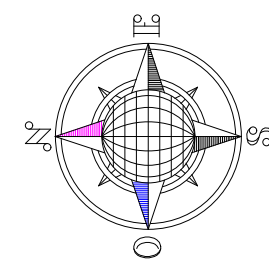


DETALHE 01 PV DN 600 SEM ESCALA

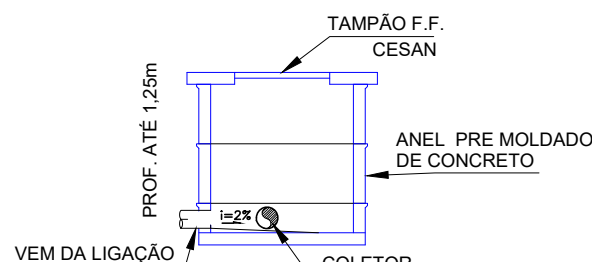


CORTE AA PV DN 600 PROF. ATÉ 1,25m SEM ESCALA

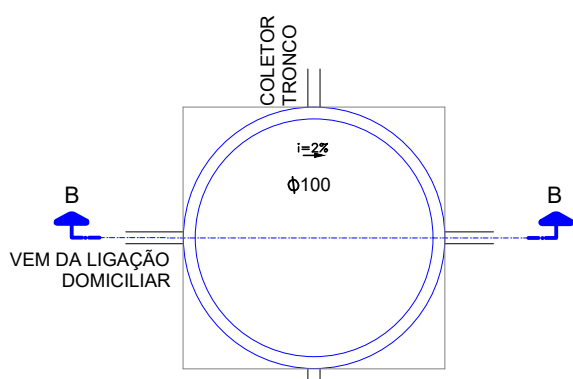

DETALHE 02 PV DN 1000 SEM ESCALA

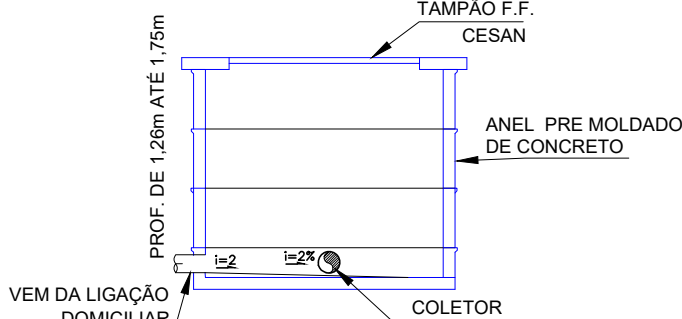

CORTE BB PV DN 1000 PROF. DE 1,26m ATÉ 1,75m SEM ESCALA

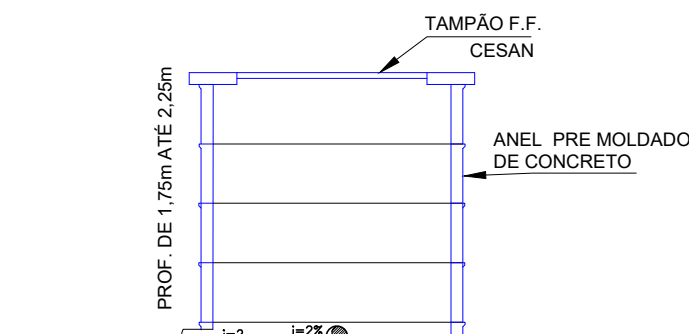

CORTE BB PV DN 1000 PROF. DE 1,75m ATÉ 2,25m SEM ESCALA

SIMBOLOGIA	
	Cerca
	Divisa Imaginária
	Cota de Nível do Terreno / Estrada
	Edificação
	Drenagem Águas Pluviais
	Estrada não Pavimentada
	Canaleta
	Boca de Lobo
	Muro
	Marco de Divisa
	Rede Elétrica
	PV's A executar
	PV's Existente
	Talude
	Ligação predial proj.
	Árvore
	Coqueiro
	Rua Asfaltada
	Rua c/ Paralelep.
	Rua com Bloquete
	Grama
	Córrego / Rio

SIMBOLOGIA	
CF : Cota do Fundo	Rede de Esgoto a ser Implantada
CT : Cota do Topo	Rede de Esgoto a ser refeita
CC : Cota de Chegada	
CS : Cota de Saída	
LD : Ligação Domiciliar	

2					
1					
REV:	DESCRIÇÃO		DATA	EXEC.	VERIF.
DESCRIÇÃO:				PROPRIETÁRIO	
TRECHO: TRECHO				PMGL	
EXTENÇÃO (m): KM				JOILSON MIGUEL	
RESP. TÉCNICO:				DATA	
Rafael Garcia de Souza				MAIO/2022	
CREA: ES-031828/D				ESCALA	FOLHA
VERIFICADO:	-	/ /	TÍTULO:	PLANTA BAIXA - REDE COLETORA DE ESGOTOS	1:750
APROVADO:	-	/ /			02/03



INFORMAÇÕES DO DOCUMENTO

Documento capturado em 27/06/2024 14:07:56 (HORÁRIO DE BRASÍLIA - UTC-3)
por LEONARDO PRANDO FINCO (CIDADÃO)
Valor Legal: CÓPIA SIMPLES | Natureza: DOCUMENTO NATO-DIGITAL

A disponibilidade do documento pode ser conferida pelo link: <https://e-docs.es.gov.br/d/2024-FTTXXR>