



PLANTA BAIXA PRÉ TRATAMENTO  
Escala: 1/30


DI

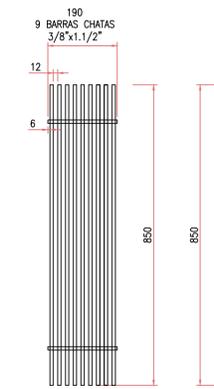

GRADEAMENTO  
MÍDIO  
Escala: 1/10 - Em milímetros

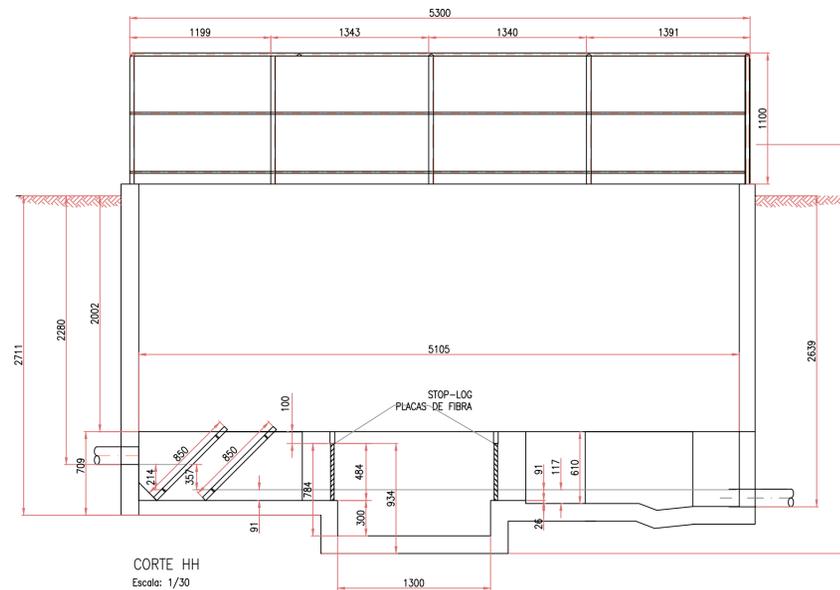

CORTE HH  
Escala: 1/30

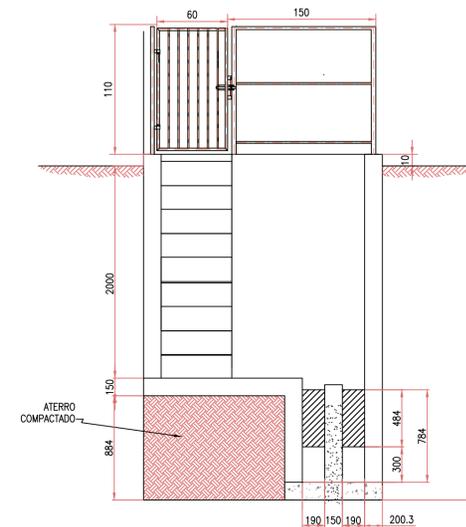

CORTE II  
Escala: 1/30

2					
1					
REV:	DESCRIÇÃO	DATA	EXEC.	VERIF.	APROV.
DESCRIÇÃO:		<p align="center"><b>BIOENG SERVIÇOS</b></p>			PROPRIETÁRIO
TRECHO: TRECHO					PMGL
EXTENÇÃO (m): KM		OBJETO: ETE MORELLO - VAZÃO MÉDIA = 2 LS - REATOR UASB + BIOFILTRO AERADO SUBMERSO + DECANTADOR LAMELAR			DESENHO:
RESP. TÉCNICO: Rafael Garcia de Souza CREA: ES-031828/D		TÍTULO: ESTAÇÃO DE TRATAMENTO DE ESGOTOS			MAIKON ARNONI
VERIFICADO:	-	/ /			DATA
APROVADO:	-	/ /			JUNHO/2022
				ESCALA INDICADA	FOLHA
					06/07



#### INFORMAÇÕES DO DOCUMENTO

Documento capturado em 27/06/2024 14:07:59 (HORÁRIO DE BRASÍLIA - UTC-3)  
por LEONARDO PRANDO FINCO (CIDADÃO)

Valor Legal: CÓPIA SIMPLES | Natureza: DOCUMENTO NATO-DIGITAL

A disponibilidade do documento pode ser conferida pelo link: <https://e-docs.es.gov.br/d/2024-KVBFRN>